



PIANTA CT QUOTA PAVIMENTO — COMPARTIMENTAZIONI

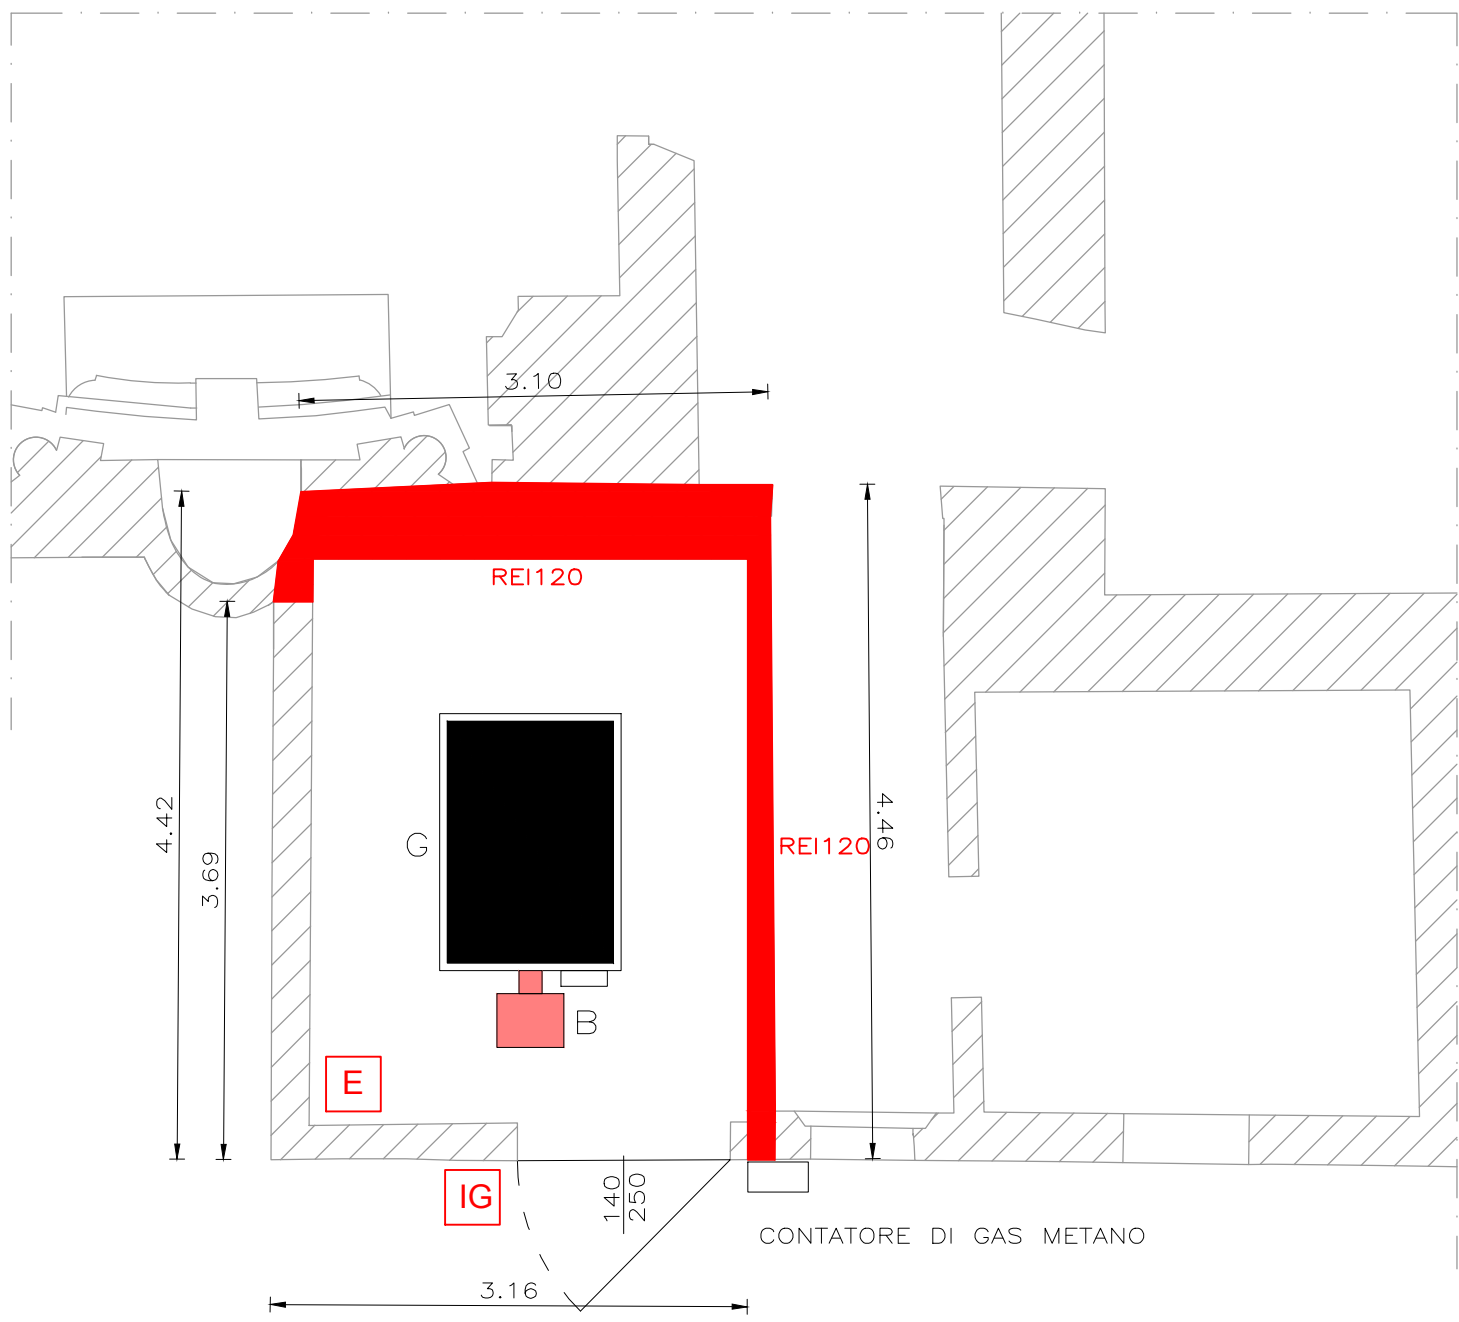

LEGENDA APPARECCHIATURE ANTINCENDIO

- IG PULSANTE DI SGANCIO ELETTRICO
E ESTINTORE PORTATILE DA 6 kg
PER FUOCHI ESTINGUENTI 21A 89BC

PIANTA CT QUOTA PAVIMENTO — COMPARTIMENTAZIONI

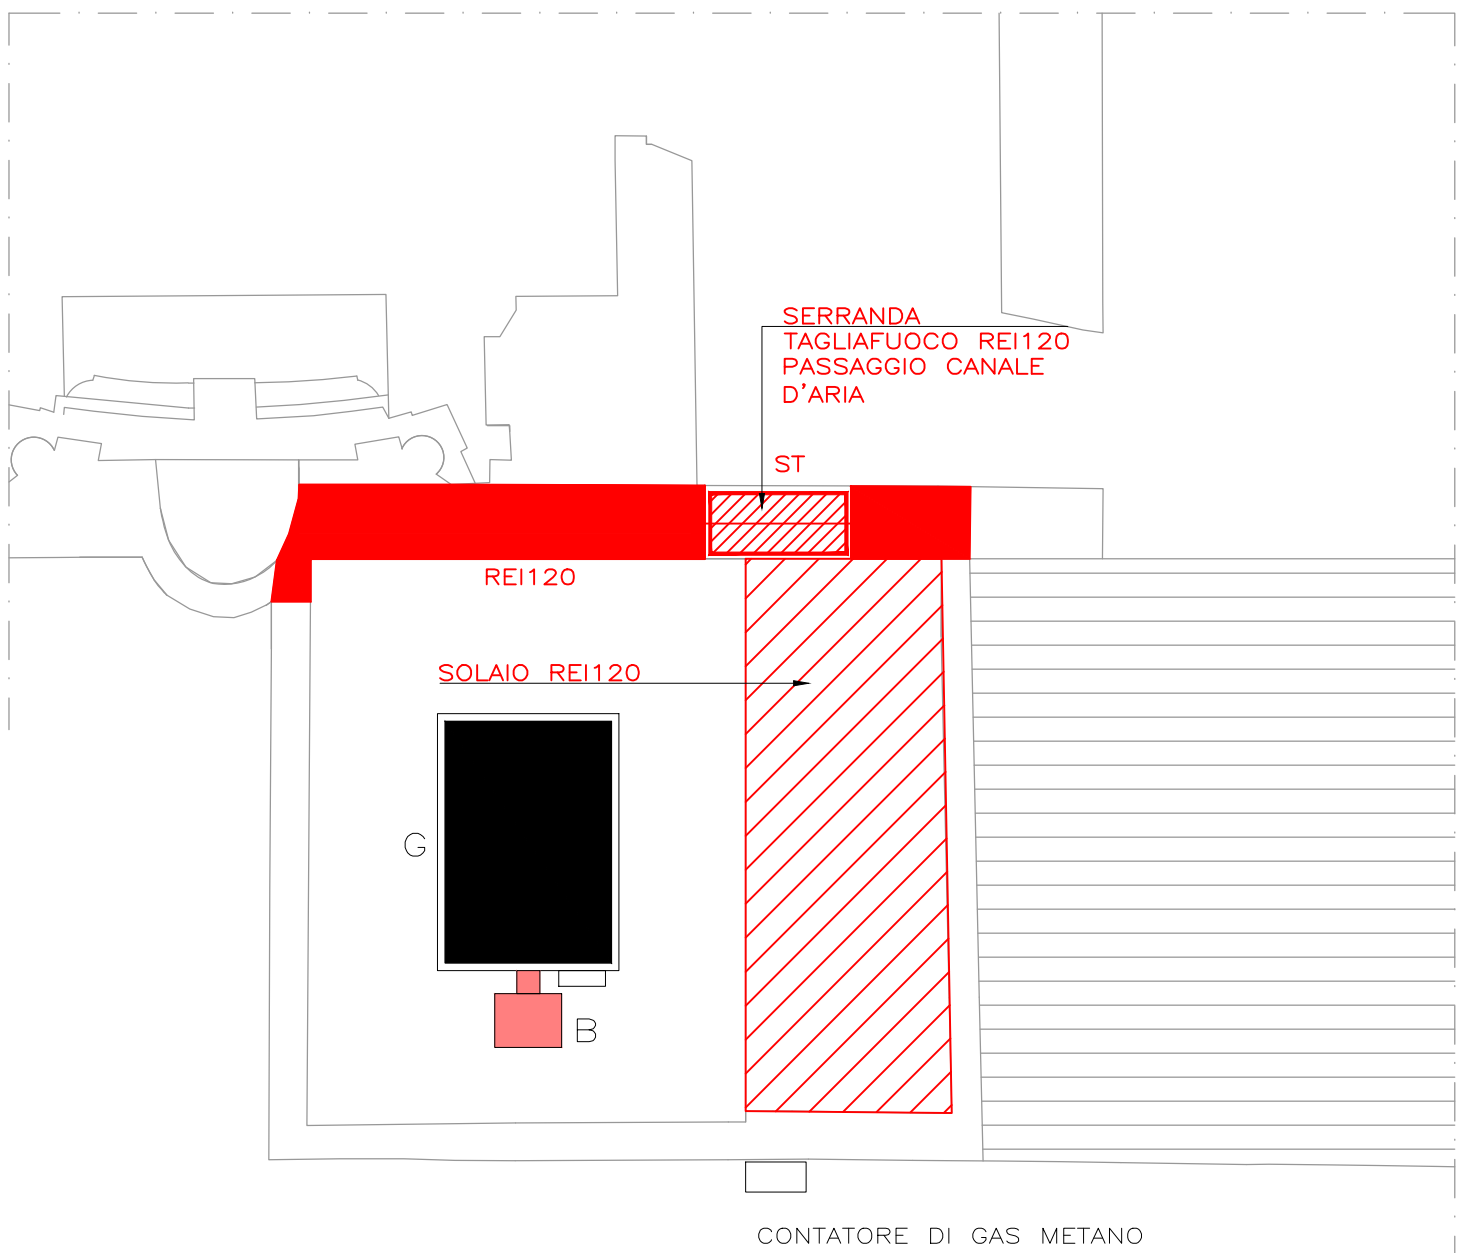

LEGENDA COMPARTIMENTAZIONI REI

- STRUTTURE SEPARANTE REI120
SI PREVEDE IL RIVESTIMENTO INTERNO DELLE STRUTTURE
VERTICALI ED ORIZZONTALI ALL'INTERNO DEL VANO C.T. CON
PANNELLI TIPO ERACLIT O SIMILARI CERTIFICATI IN CLASSE DI
REAZIONE 0 (ZERO) O CLASSE EQUIVALENTE ALLA NORMATIVA
ATTUALE E RESISTENTI AL FUOCO REI120


LEGENDA APPARECCHIATURE

- G GENERATORE DI ARIA CALDA A SCAMBIO DIRETTO
POTENZA AL FOCOLARE: 119.1–354.8 KW
POTENZA TERMICA RESA: 119.9–323.9 KW
PORTATA D'ARIA: 21.500 mc/h
PREVALENZA: 220 Pa
POTENZA ELETTRICA ASSORBITA: 5.5 KW
TIPO: RIELLO ACR PERFORMANCE 350 O SIMILARE
B BRUCIATORE DI GAS AD ARIA SOFFIATA A DUE STADI
POTENZA BRUCIATA: 45/125–390 KW
POTENZA ELETTRICA:
TIPO: RIELLO RS34 MZ TC O SIMILARE
ST SERRANDA TAGLIAFUOCO REI130 DOTATA DI
DISPOSITIVO TERMICO TARATO A 80°C
DIM: 1000x1000 mm

ATTIVITA' SOGGETTA AL
CONTROLLO DEI VIGILI DEL
FUOCO: **74.2.B**


LEGGI E NORME DI RIFERIMENTO

- D.M. N.74 DEL 12 APRILE 1998
- NORMA UNI 11528
- NORMA UNI EN 13384

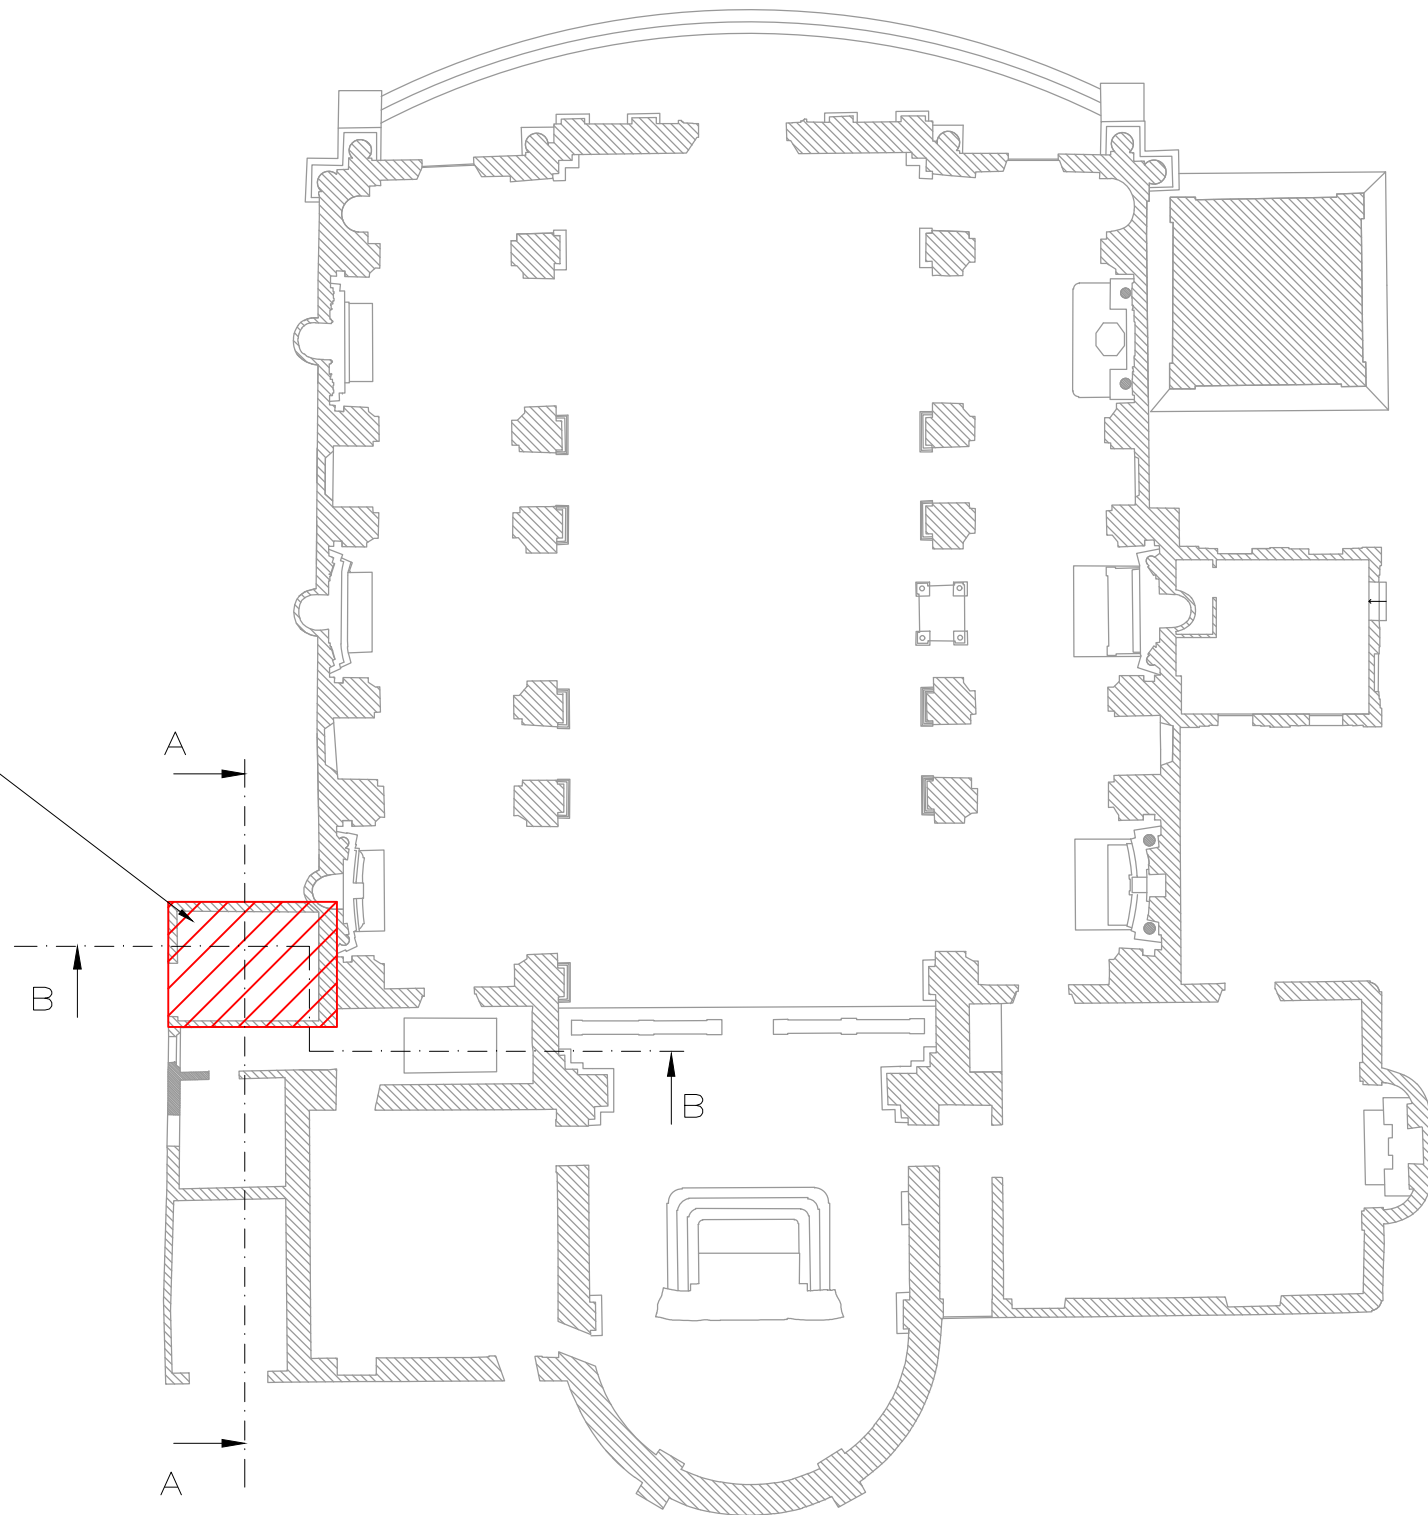


PIANTA CHIESA DI MOGLIA
SCALA 1:200

SEZIONE B—B — COMPARTIMENTAZIONI

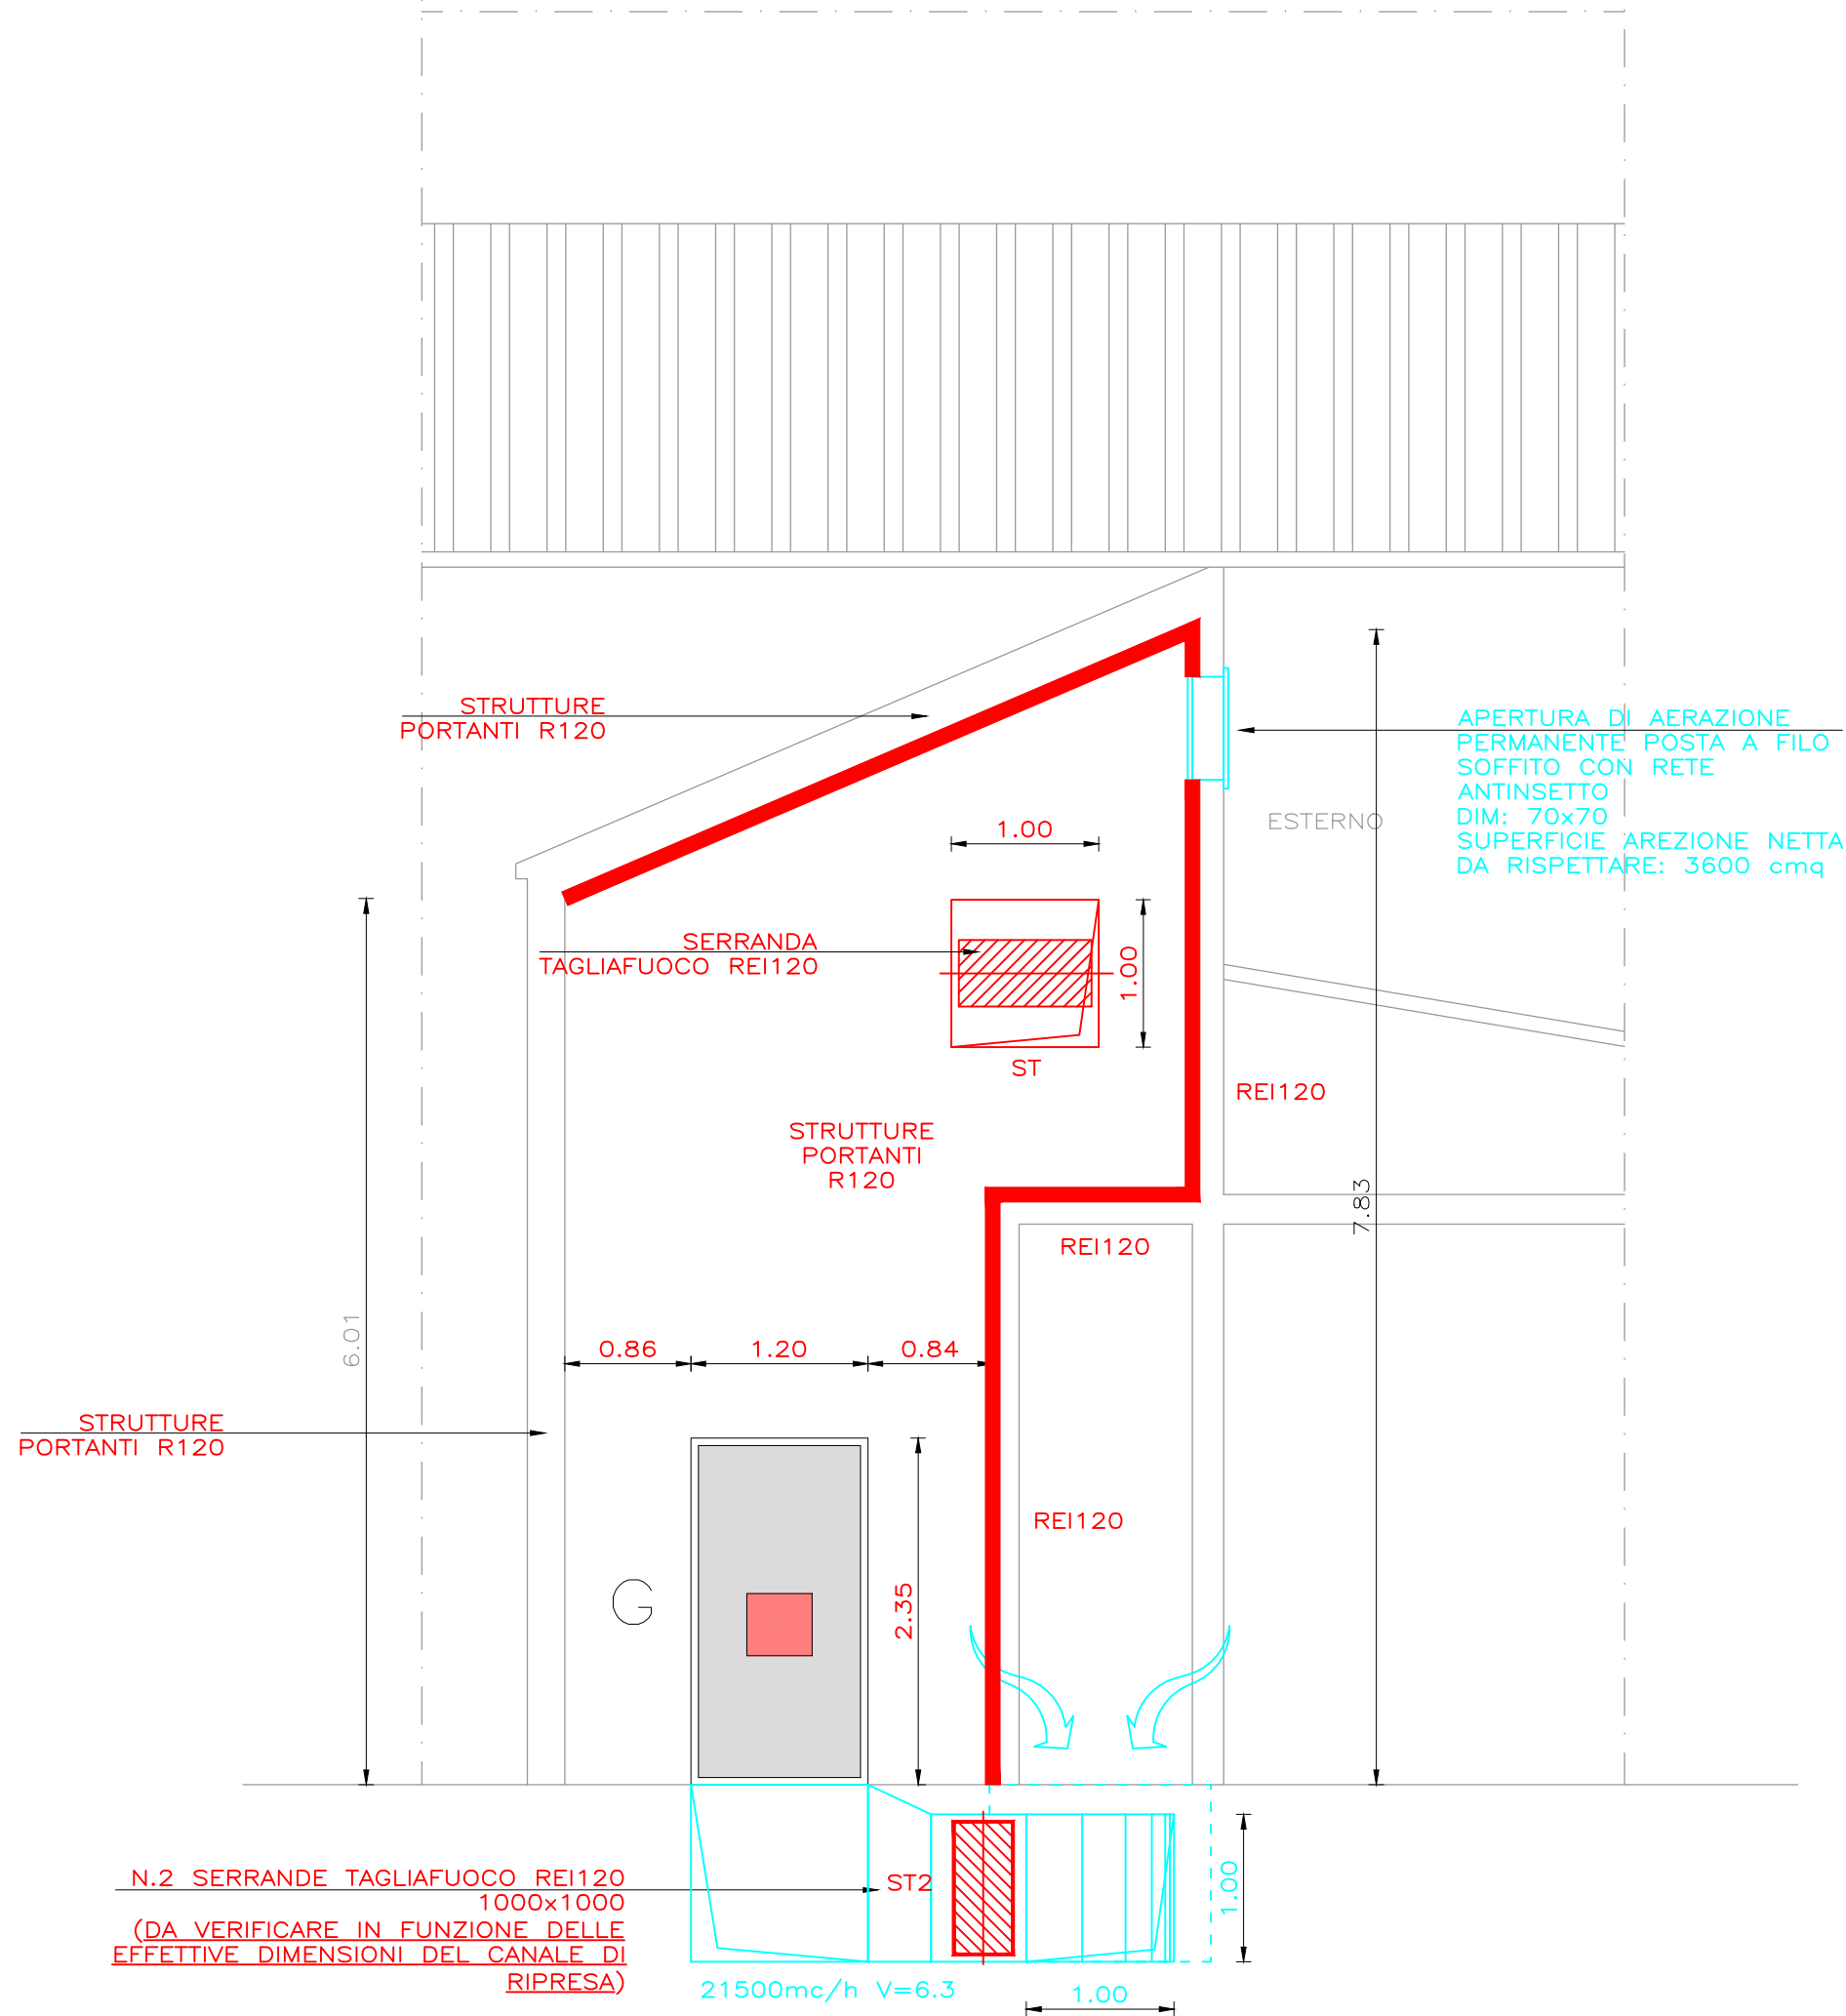

SEZIONE A—A IMPIANTO AERAUICO

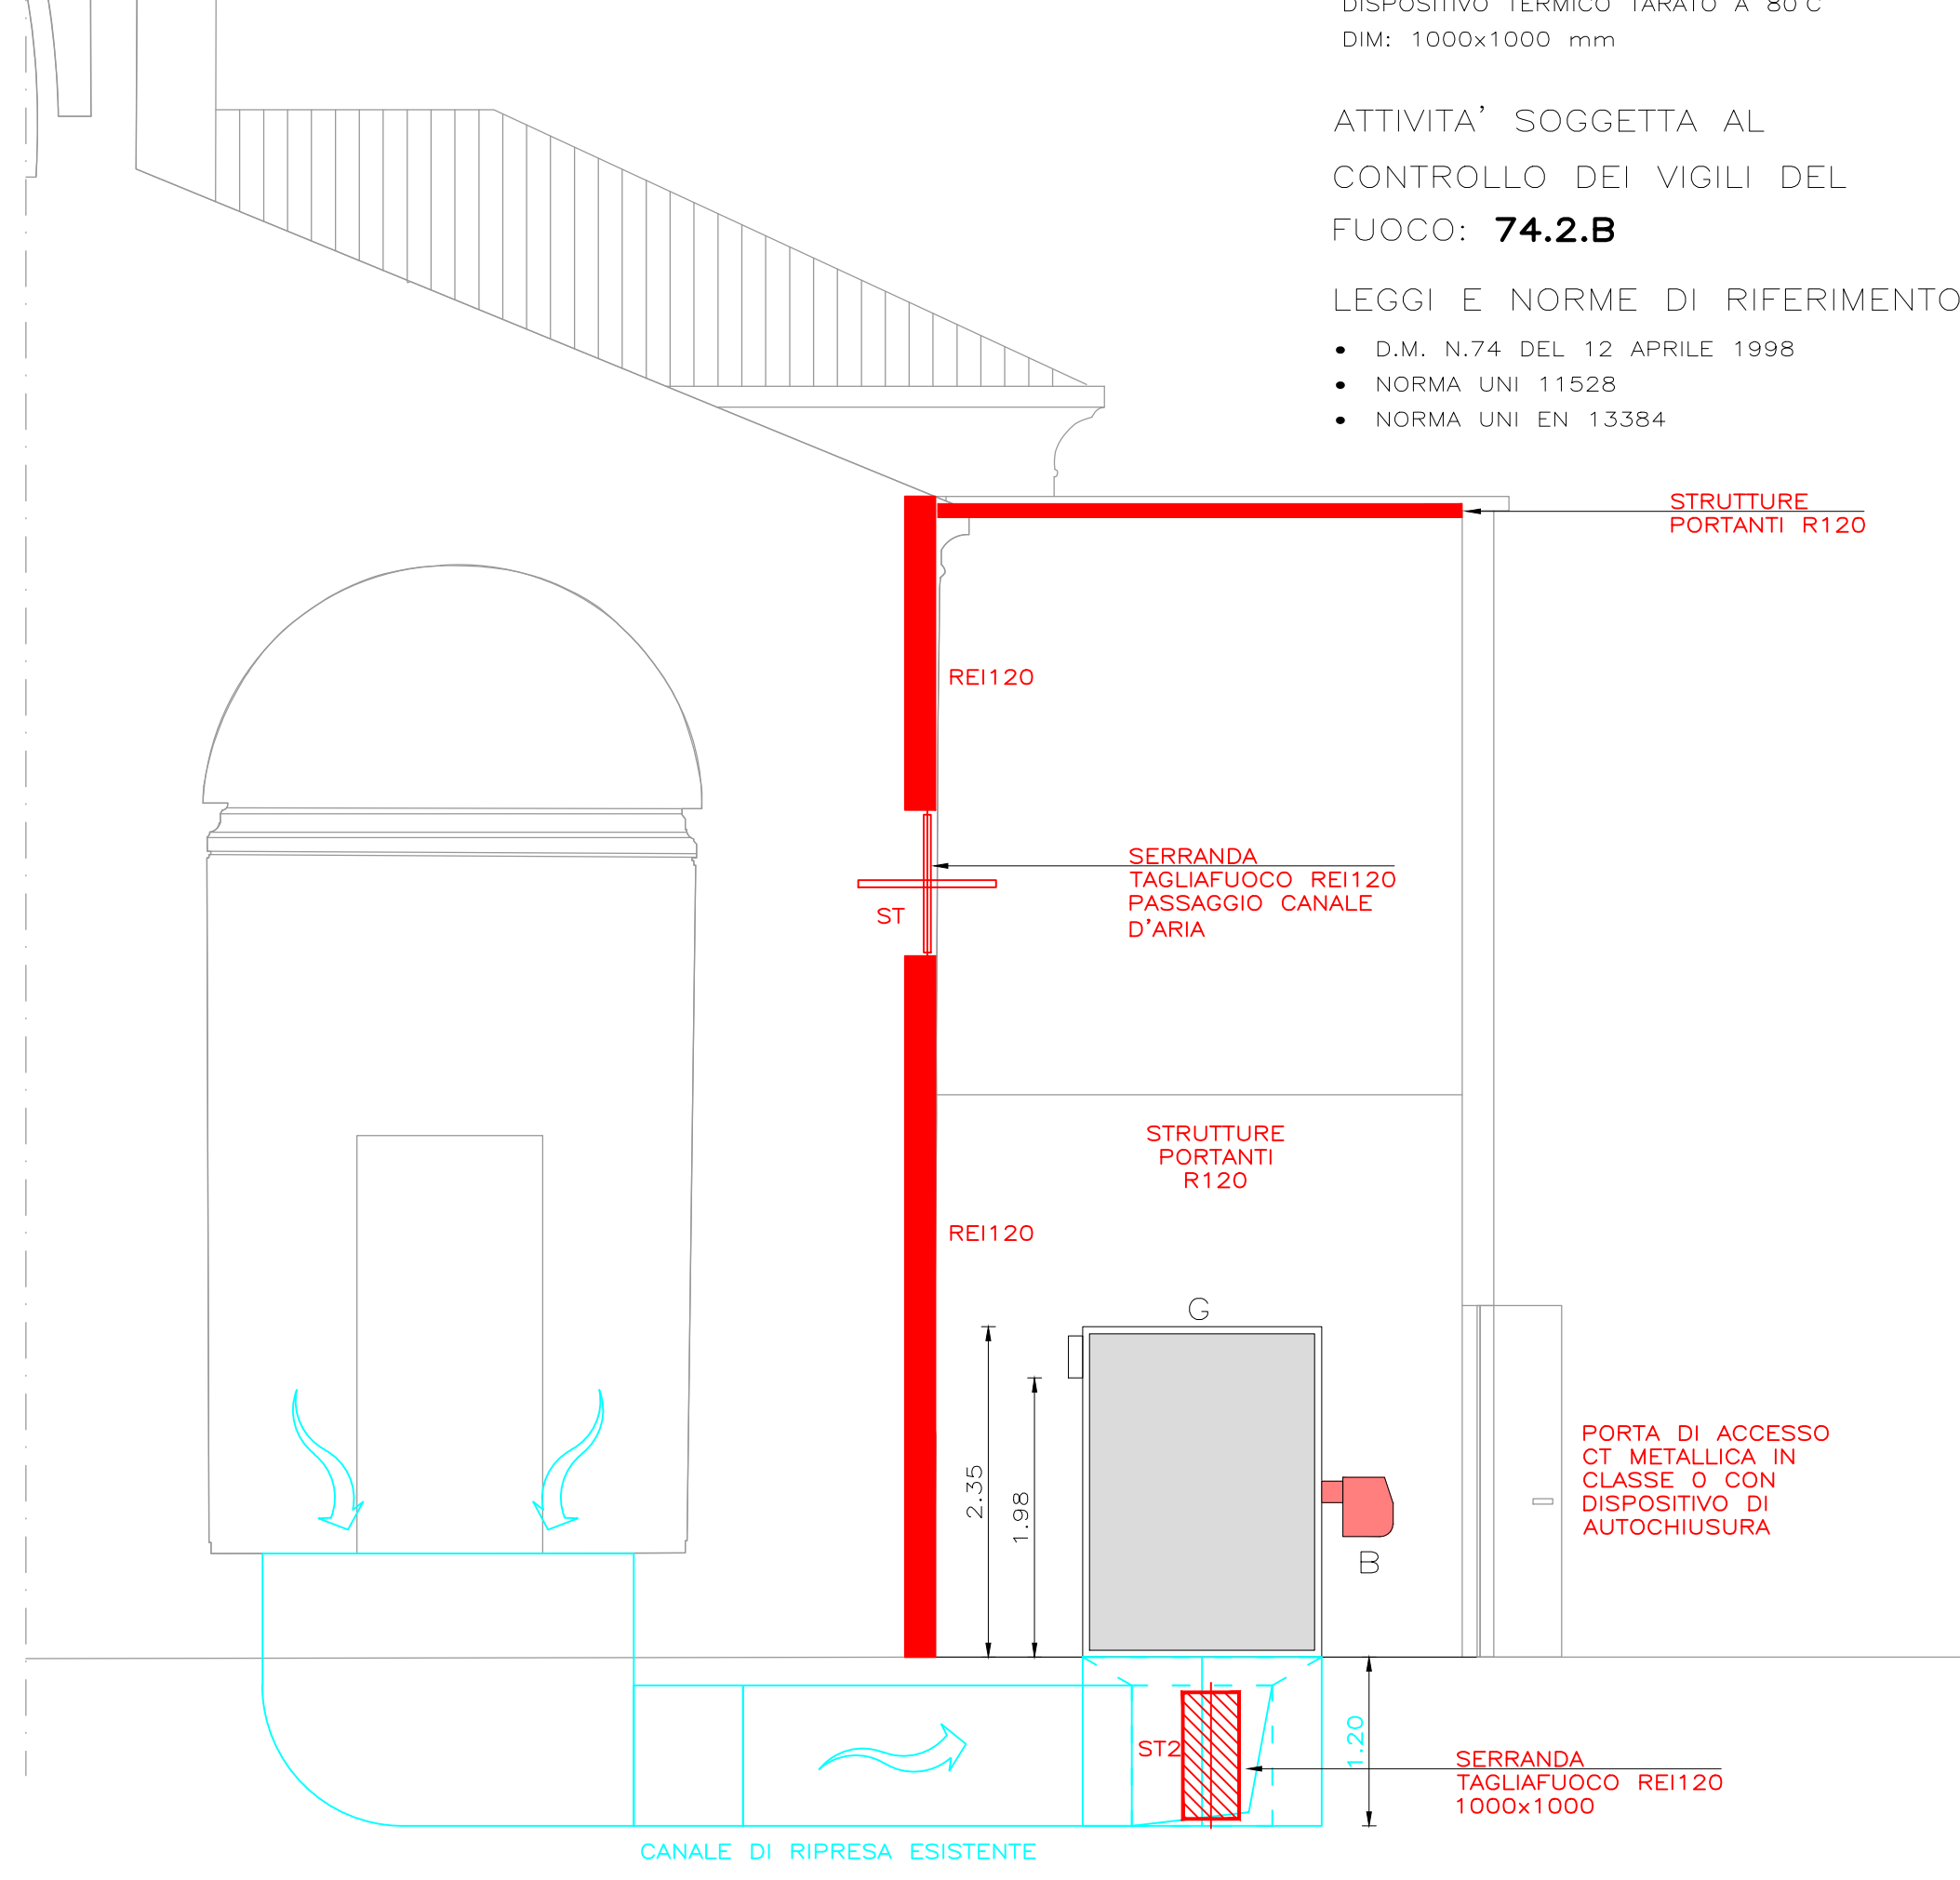

REGIONE LOMBARDIA



PROVINCIA DI MANTOVA



COMUNE DI MOGLIA



DIOCESI DI MANTOVA

UFFICIO BENI CULTURALI ECCLESIASTICI

T. 0376/19511 F. 0376/224740

beniculturali@diocesimantova.it

S. F. E. s.r.l.

RESPONSABILE DEL PROCEDIMENTO

Arch. Alessandro Campera

PROPRIETA'
PARROCCHIA DI MOGLIA
PARROCO - LEGALE RAPPRESENTANTE DON ALBERTO FERRARI
Piazza D.A.Ghidini - 46024 Moglia (MN) - Tel 0376/598062

OGGETTO
**INTERVENTI DI RISTRUTTURAZIONE E RECUPERO FUNZIONALE
DELLA CHIESA PARROCCHIALE "SAN GIOVANNI BATTISTA"
DI MOGLIA (MN) A SEGUITO DEGLI EVENTI SISMICI DEL MAGGIO 1912**

TAVOLA

VF.02

PROGETTO ESECUTIVO
ELABORATO GRAFICO - COMPARTIMENTAZIONI ANTINCENDIO
ATTIVITA' 74.2.B CENTRALE TERMICA >350KW

SCALA
1:50

PROGETTO ARCHITETTONICO E STRUTTURALE
VIA A. SACCHI N. 6 - 46100 MANTOVA -
TEL: 0376/22385 - FAX: 0376/759004 -
E-MAIL: alberto.mani@studiotecnico.it
COLLABORATORI
ARCH. ARRIGO ROVERSI - ARCH. MARCO ESORNATI - ING. LEO TRALDI

TIMBRO

IMPIANTI MECCANICI
ING. RENATO BORRINI
VIA CREMONA N. 27/A - 46100 MANTOVA -
TEL: 0376/262598 - FAX: 0376/268696 - E-MAIL: studioborrini@ngi.it
IMPIANTI ELETTRICI
STUDIO TECNICO ASSOCIATO EL-TEC - P.I. DAVIDE MORETTO
VIA CATANIA N. 1/A - 46031 BAGNOLO SAN VITO (MN)
TEL: 0376/253641 - FAX: 0376/1994127 - E-MAIL: info@studio-eltec.it

Data
Marzo 2016

RILIEVI
GEOGRA
VIA INDIPENDENZA N. 106 - 46028 SERMIDE (MN)
TEL: 0386/62628 - E-MAIL: info@geogra.it - SITO WEB: www.geogra.it